


Legenda	
■	quadro di comando zona
○	interruttore a pulsante
●	punto presa Unel
●	punto presa bipasso 10/16A
○	pulsante a tirante
○	pulsante
○	deviatore unipolare
■	lampada d'emergenza
○	interruttore a croce unipolare
○	punto luce a soffitto
—■—	presa RJ45 fonia
—○—	presa RJ45 dati
□	p. serratura el + suon + puls
■	suoneria
■	Ventiloconvettore
■	Regolatore ambientale di temperatura
■	Comando serratura da tavolo
×	Predisposizione punto luce
●	Pluviale di progetto in rame
—■—	Scarico condensa

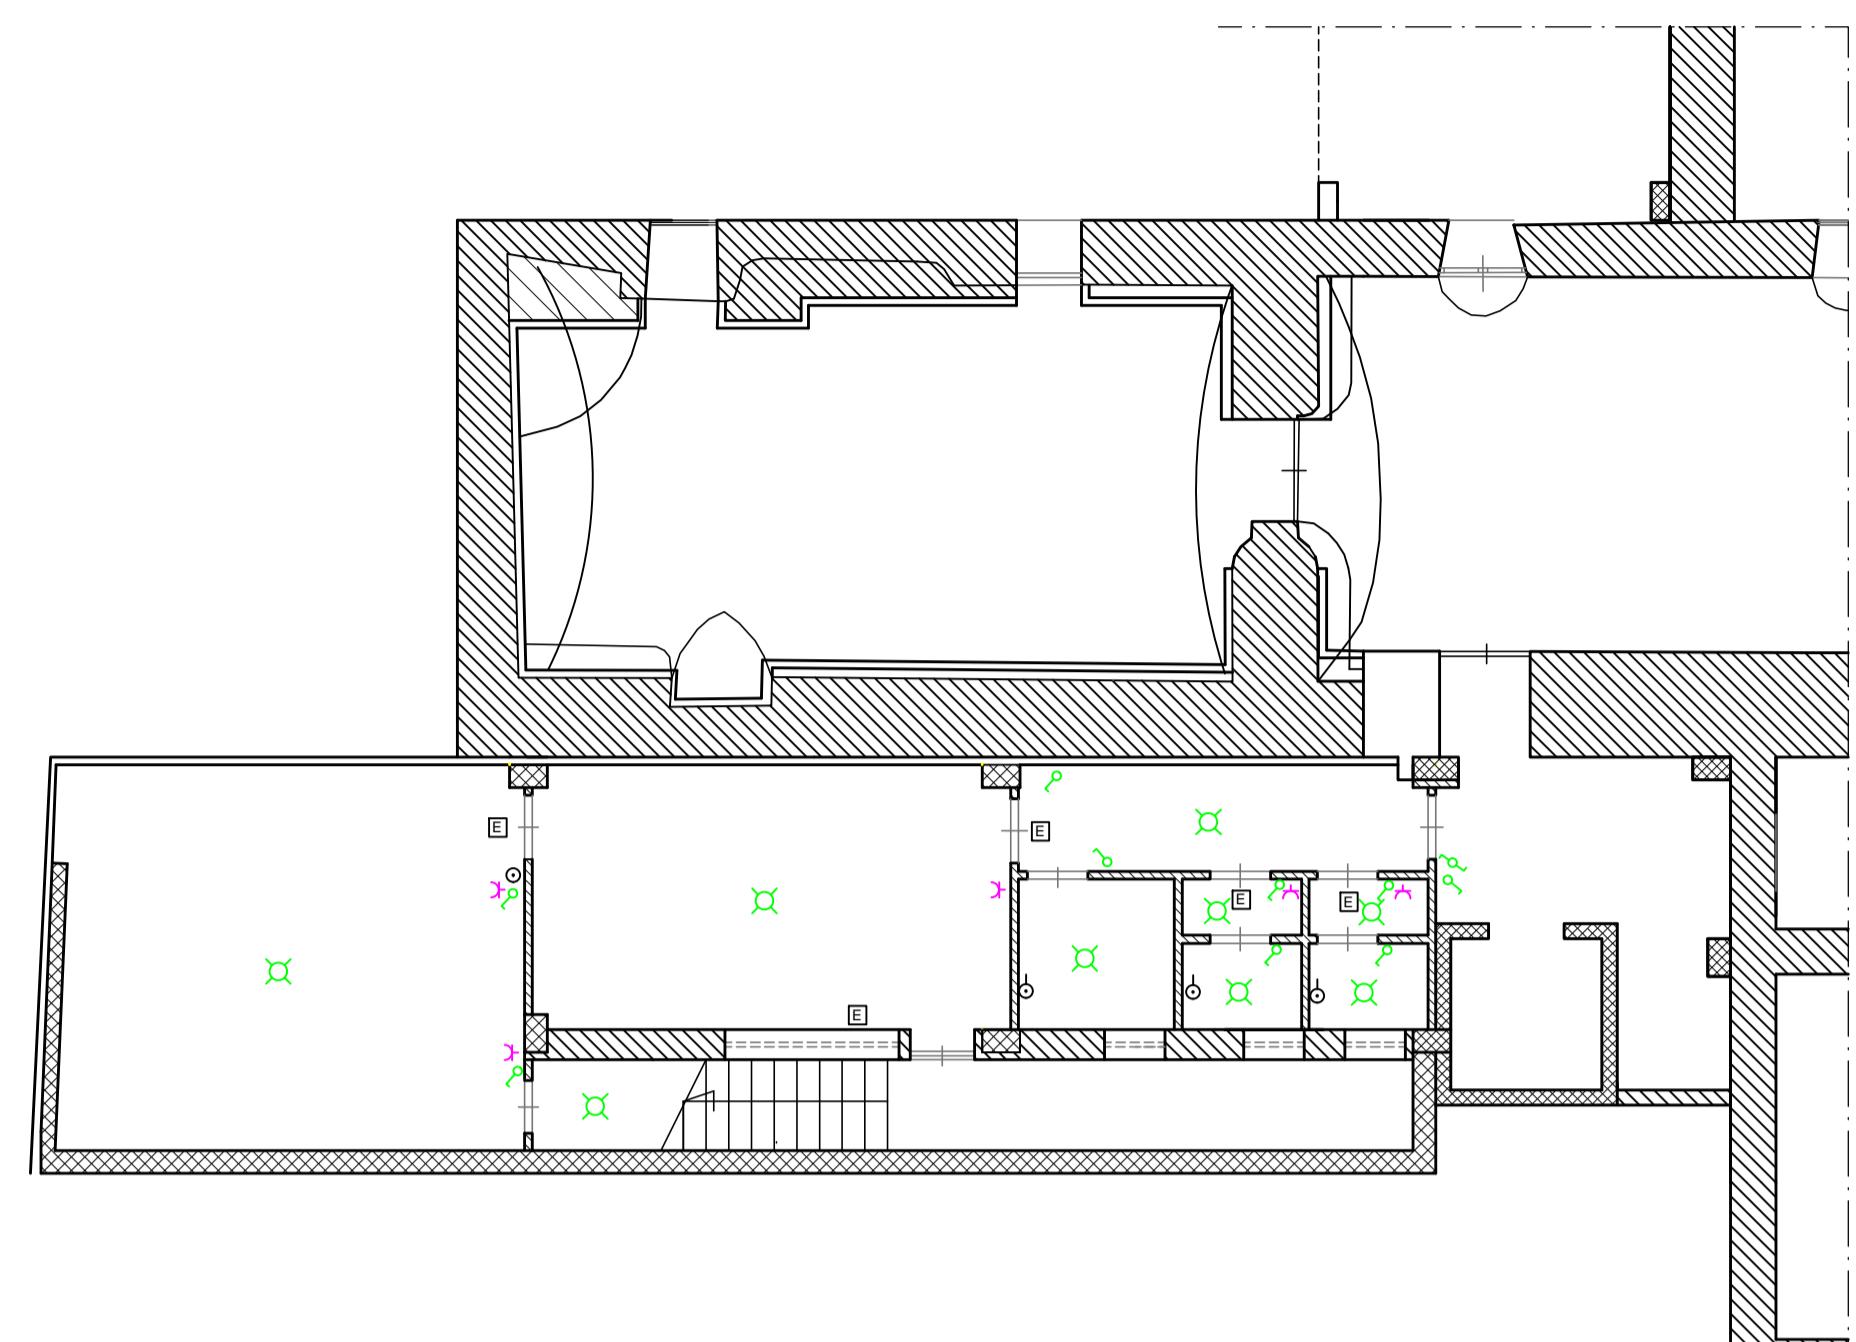

STRALCIO PLANIMETRIA PIANO SEMINTERRATO



COMUNE DI ANACAPRI

PROVINCIA DI NAPOLI

RISTRUTTURAZIONE ED ADEGUAMENTO DELLA
CASA COMUNALE - 3° LOTTO


PROGETTO ESECUTIVO

PROGETTO: Piante impianto elettrico e termico

TAVOLA N.
AR6

DATA
Marzo 2019
Scala 1:100

IL PROGETTISTA
Ing. Antonino FIODO

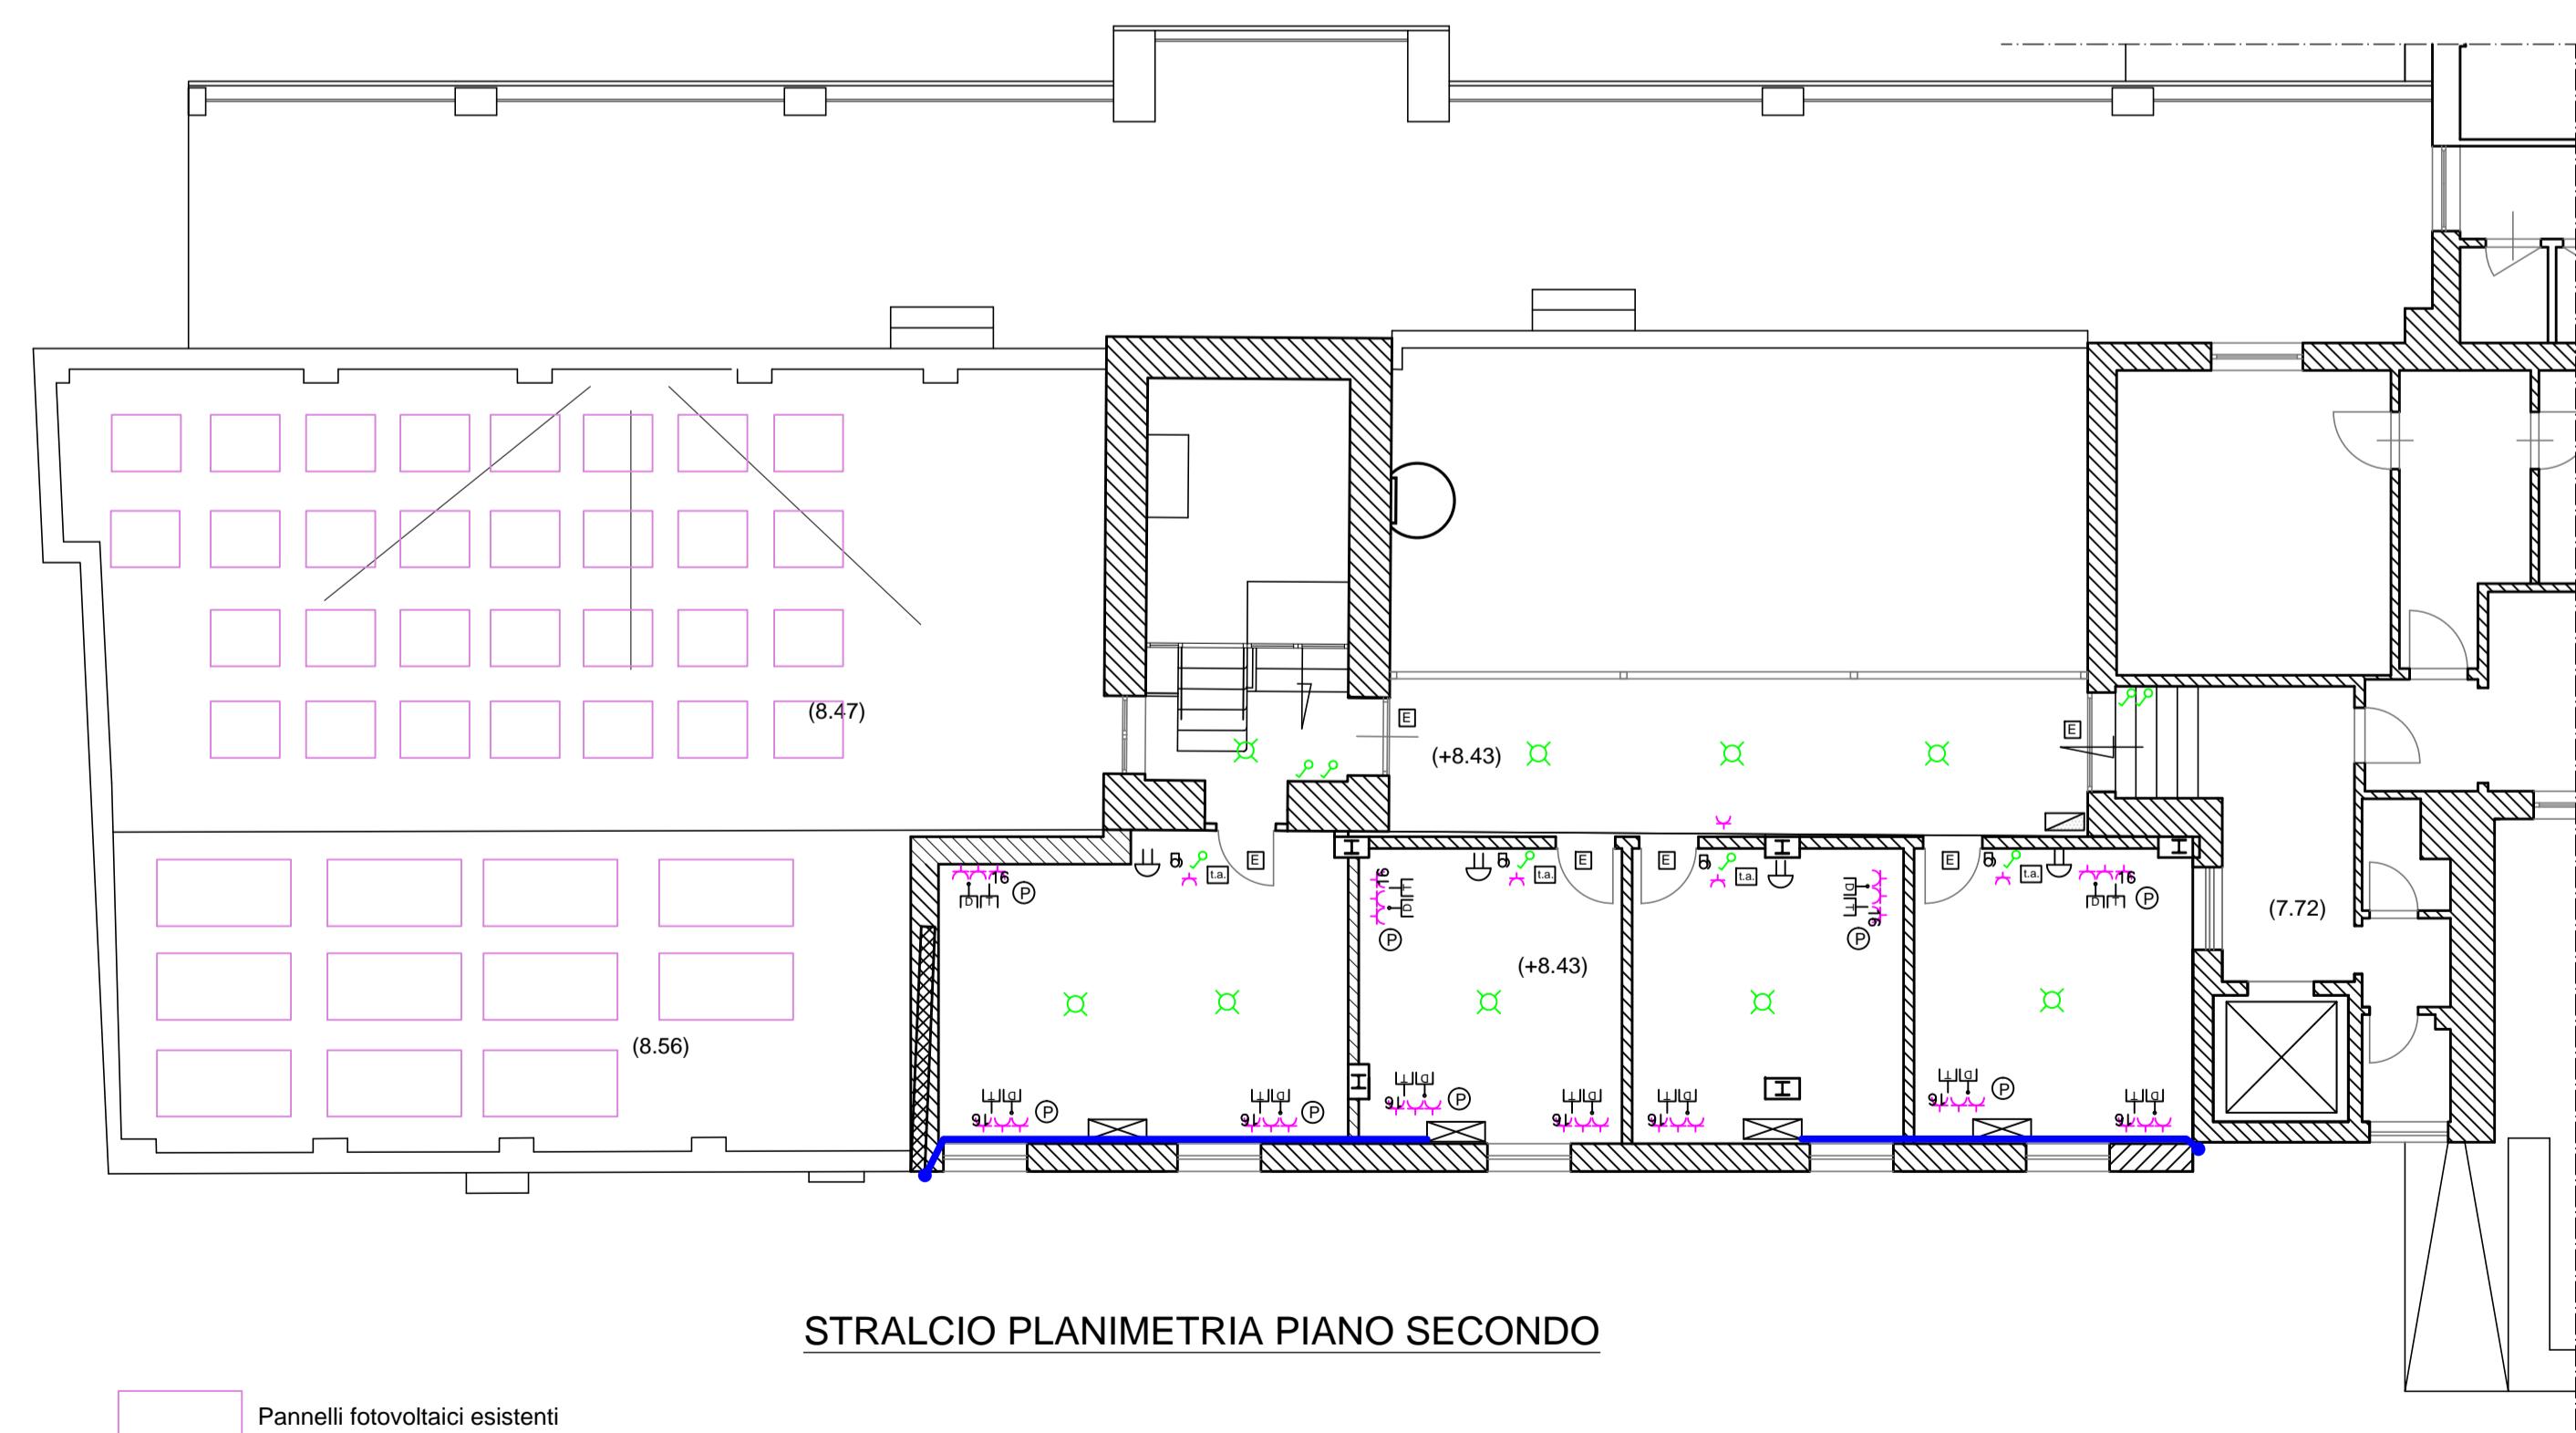

STRALCIO PLANIMETRIA PIANO SECONDO

Pannelli fotovoltaici esistenti