



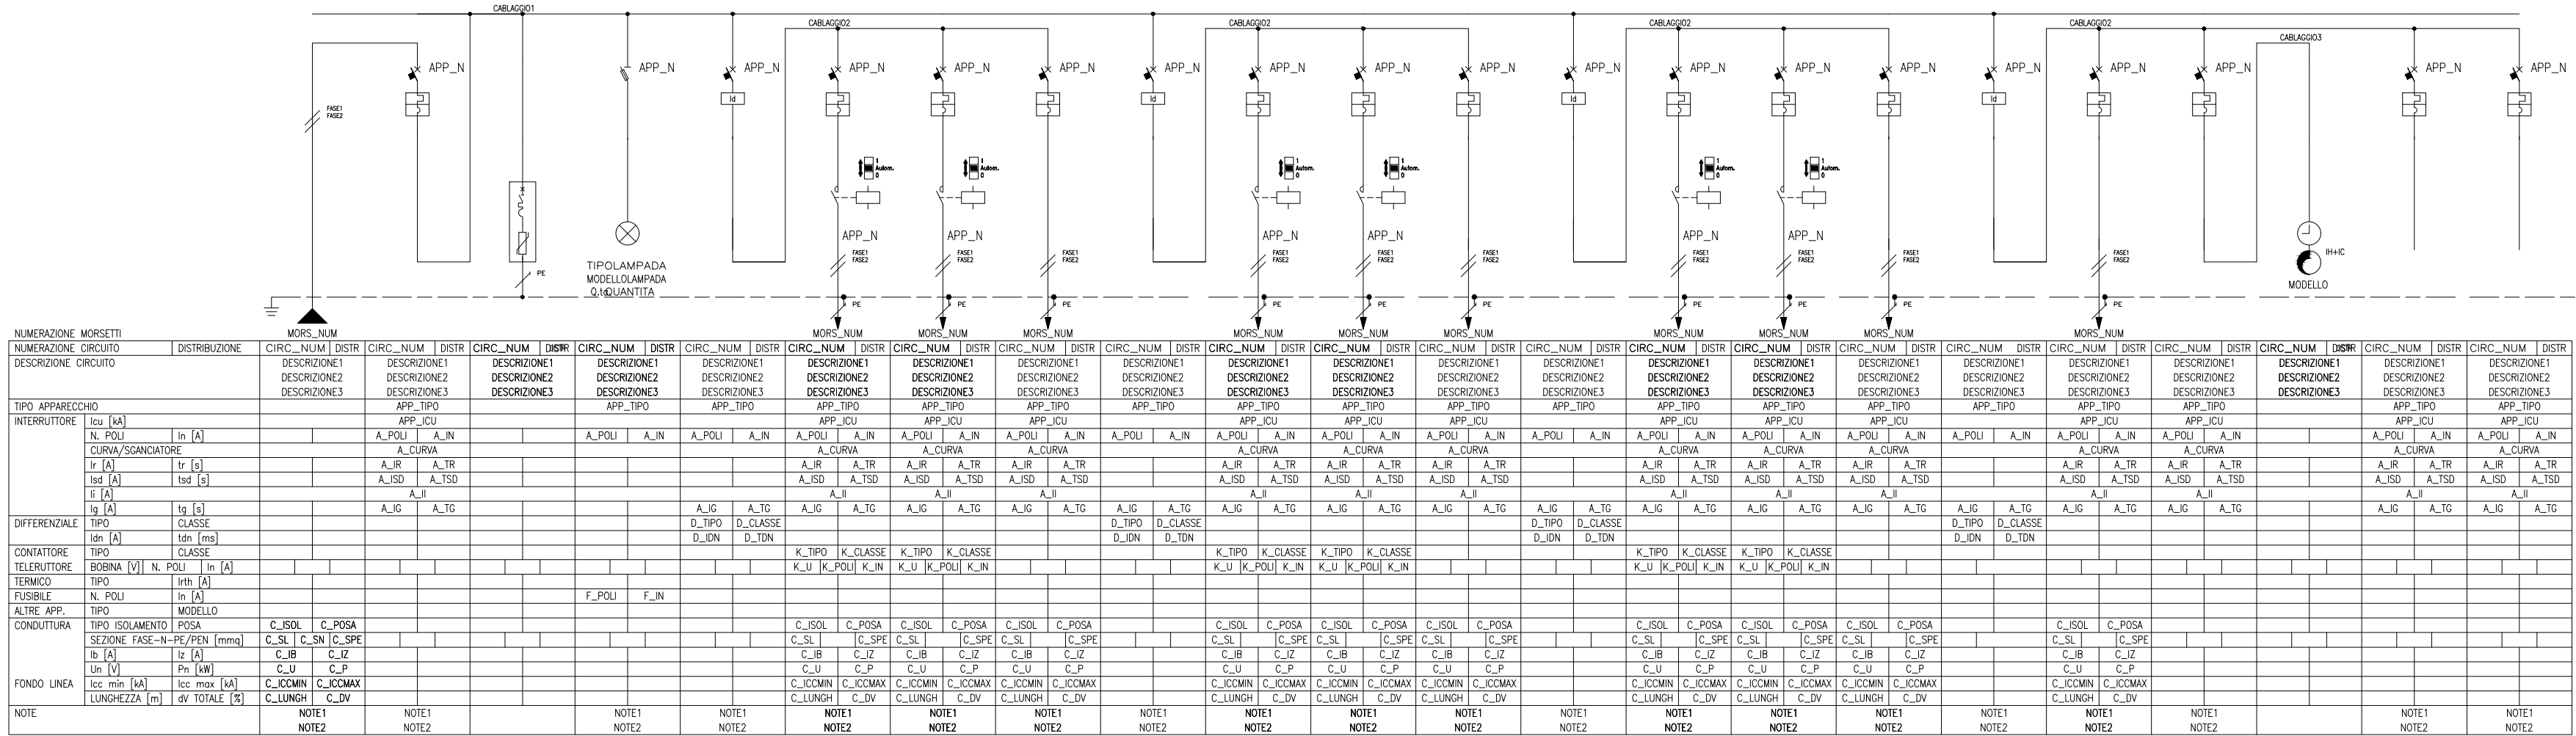

LEGENDA SIMBOLI			ELENCO CIRCUITI ELETTRICI	
Simbolo	Descrizione	Note	Simbolo	Descrizione
	Quadro elettrico		L _{1,2,1}	Linea luci alte zona A FG16OR16 2x1,5 mm ²
	Cassetta di derivazione elettrica	se non indicato IP55 240x190x90 mm	L _{1,2,2}	Linea luci basse zona A FG16OR16 2x1,5 mm ²
	Cassetta di derivazione dati-audio-video		L _{1,2,3}	Linea prese zona A FG16OR16 3G4 mm ²
	Conduttura in tubo sottotraccia		L _{1,2,4}	Linea luci alte zona B FG16OR16 2x1,5 mm ²
	Conduttura posata nel montante del pergolato		L _{1,2,5}	Linea luci basse zona B FG16OR16 2x1,5 mm ²
	Faretto Orientabile EWO P80	su montante pergolato 2700 K	L _{1,2,6}	Linea prese zona B FG16OR16 3G4 mm ²
	Faretto Orientabile EWO P130	in attolita 2700 K	L _{1,2,7}	Linea luci alte zona C FG16OR16 2x1,5 mm ²
	Segnapasso a parete EWO EL_W	a parete 2700 K	L _{1,2,8}	Linea luci basse zona C FG16OR16 2x1,5 mm ²
	Corpo illuminante su palo EWO EL_2,5	palo h 3.00 m 2700 K	L _{1,2,9}	Linea prese zona C FG16OR16 3G4 mm ²
	Corpo illuminante a parete EWO FA_770_W	a parete ottica asimmetrica 2700 K	L _{1,2,10}	Linea illum. sicurezza FG16OR16 2x1,5 mm ²
	Corpo illuminante a parete EWO FA_170_W	a parete ottica ellittica 2700 K	ELENCO ZONE	
	Lampada di sicurezza IP55		Colore	Descrizione
	Presse elettrica 2P+PE 16 A IP55 h=0.25 m		Zona A	
	Conduttura ascendente		Zona B	
	Conduttura discendente		Zona C	

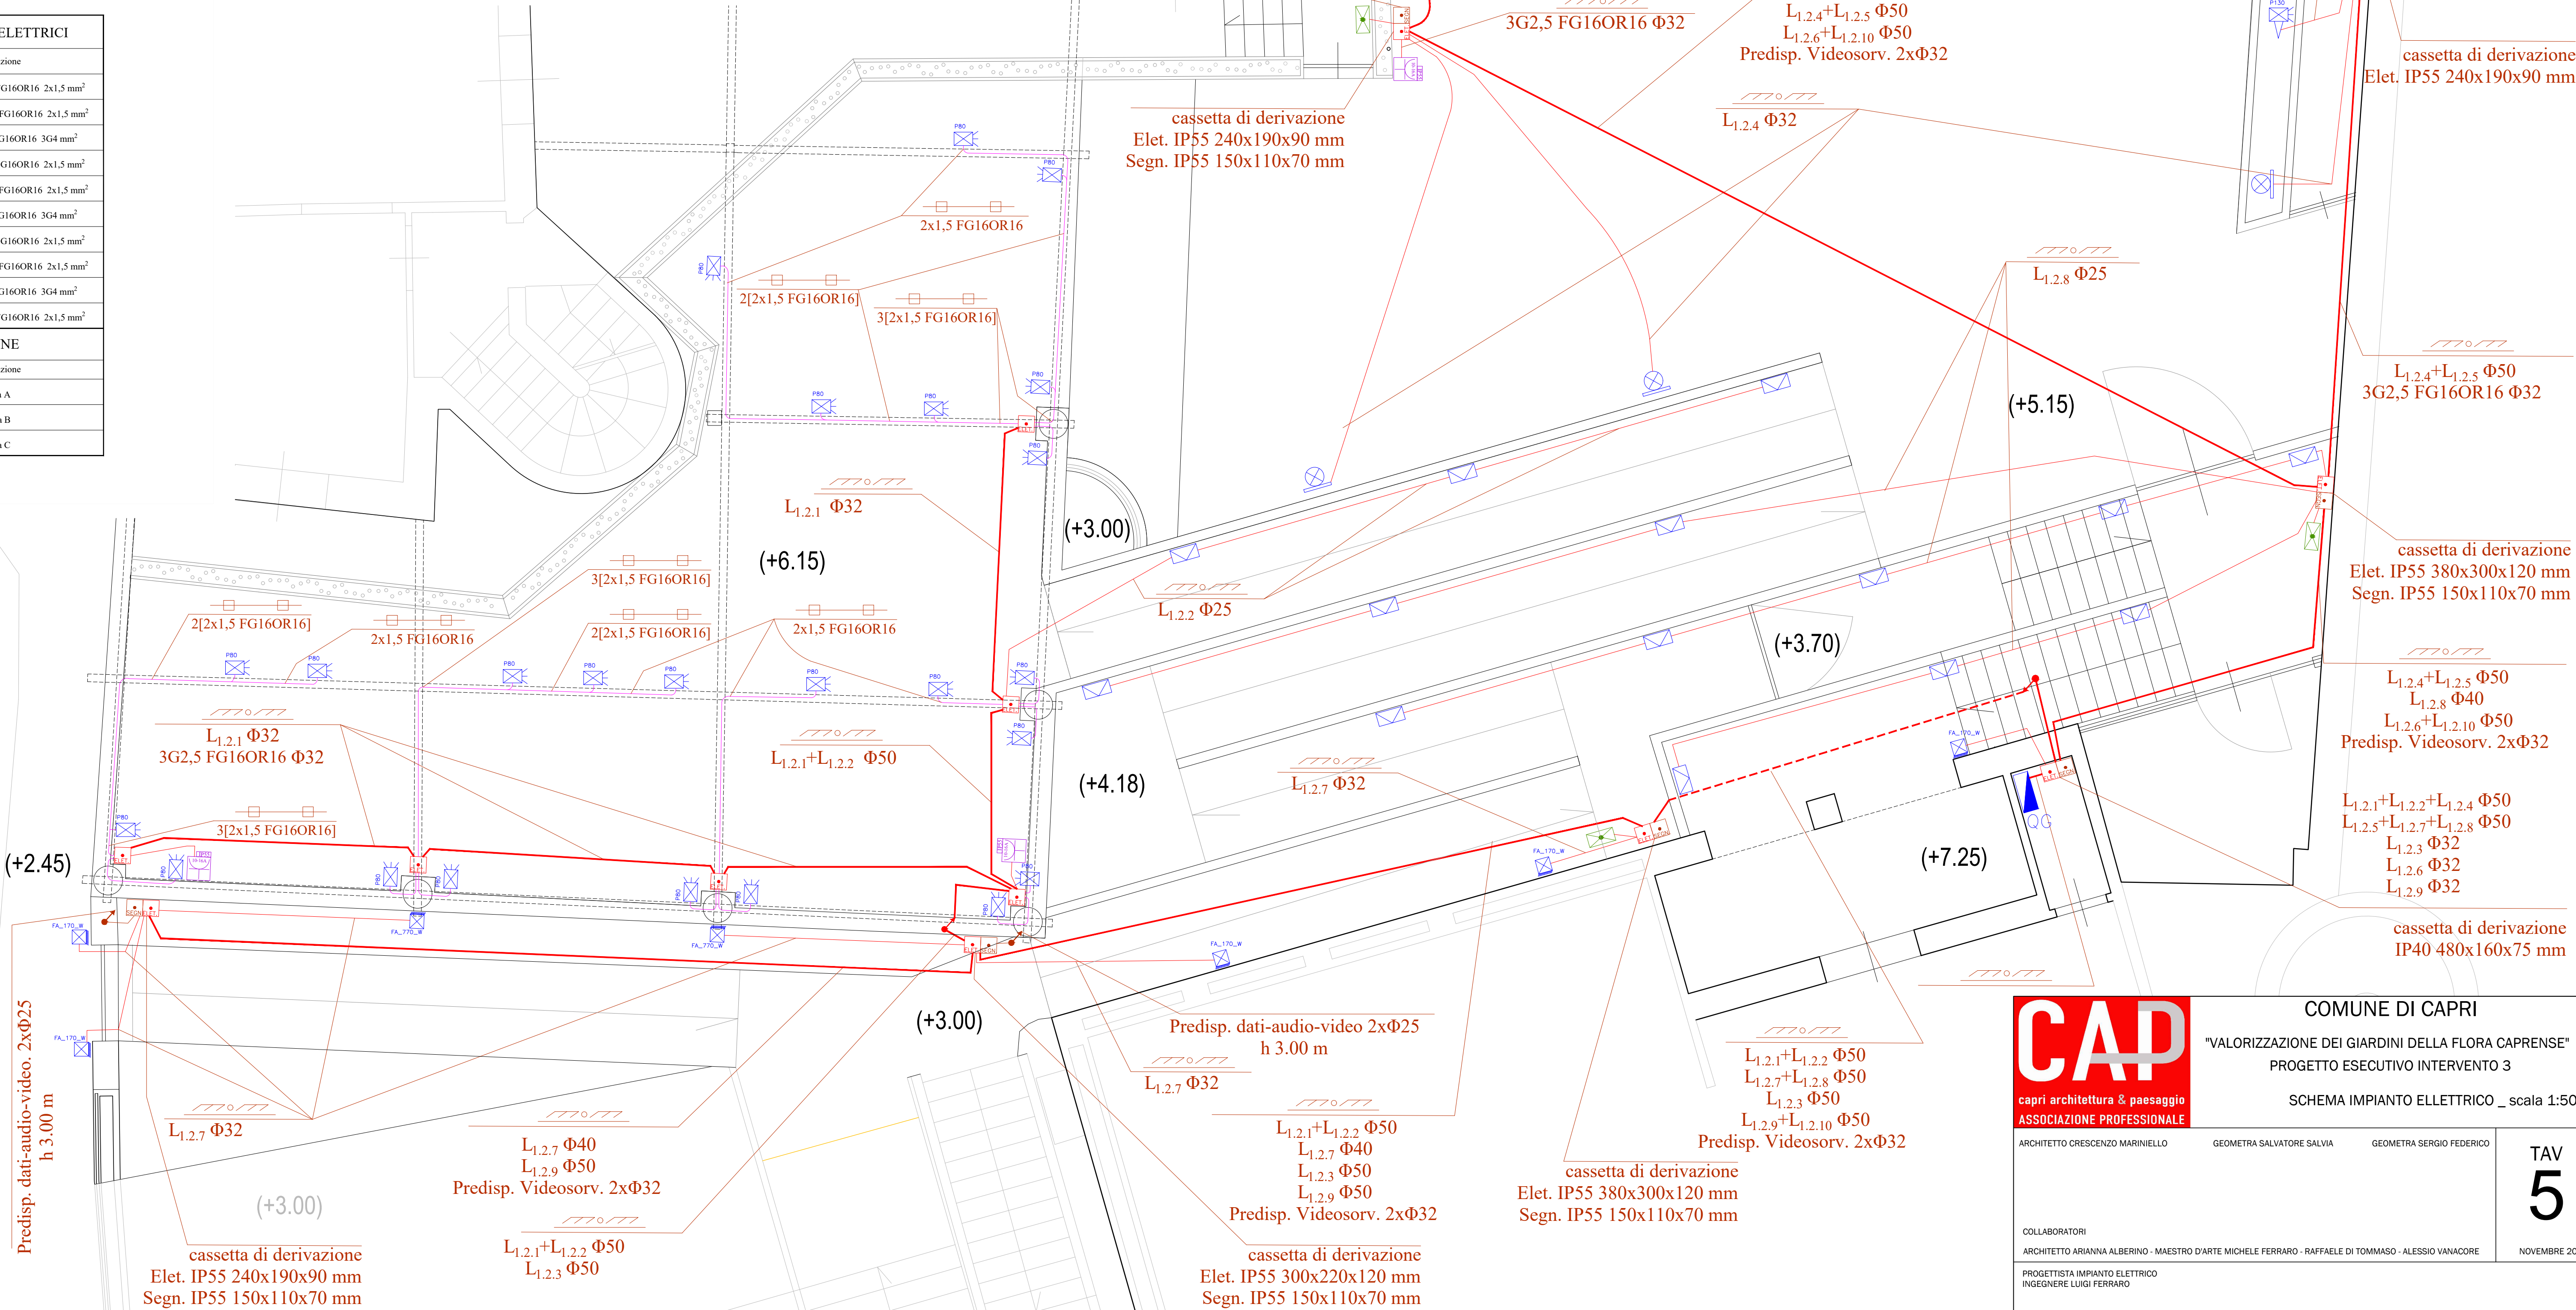

CAP
capri architettura & paesaggio
ASSOCIAZIONE PROFESSIONALE

ARCHITETTO CRESCENZO MARINIELLO
GEOMETRA SALVATORE SALVIA
GEOMETRA SERGIO FEDERICO

COMUNE DI CAPRI
"VALORIZZAZIONE DEI GIARDINI DELLA FLORA CAPRENSE"
PROGETTO ESECUTIVO INTERVENTO 3
SCHEMA IMPIANTO ELLETTRICO _ scala 1:50

COLLABORATORI
ARCHITETTO ARIANNA ALBERINO - MAESTRO D'ARTE MICHELE FERRARO - RAFFAELE DI TOMMASO - ALESSIO VANACORE
PROGETTISTA IMPIANTO ELETTRICO
INGEGNERE LUIGI FERRARO

TAV
5
NOVEMBRE 2017