




# PIANTA QUOTA LIVELLO 0

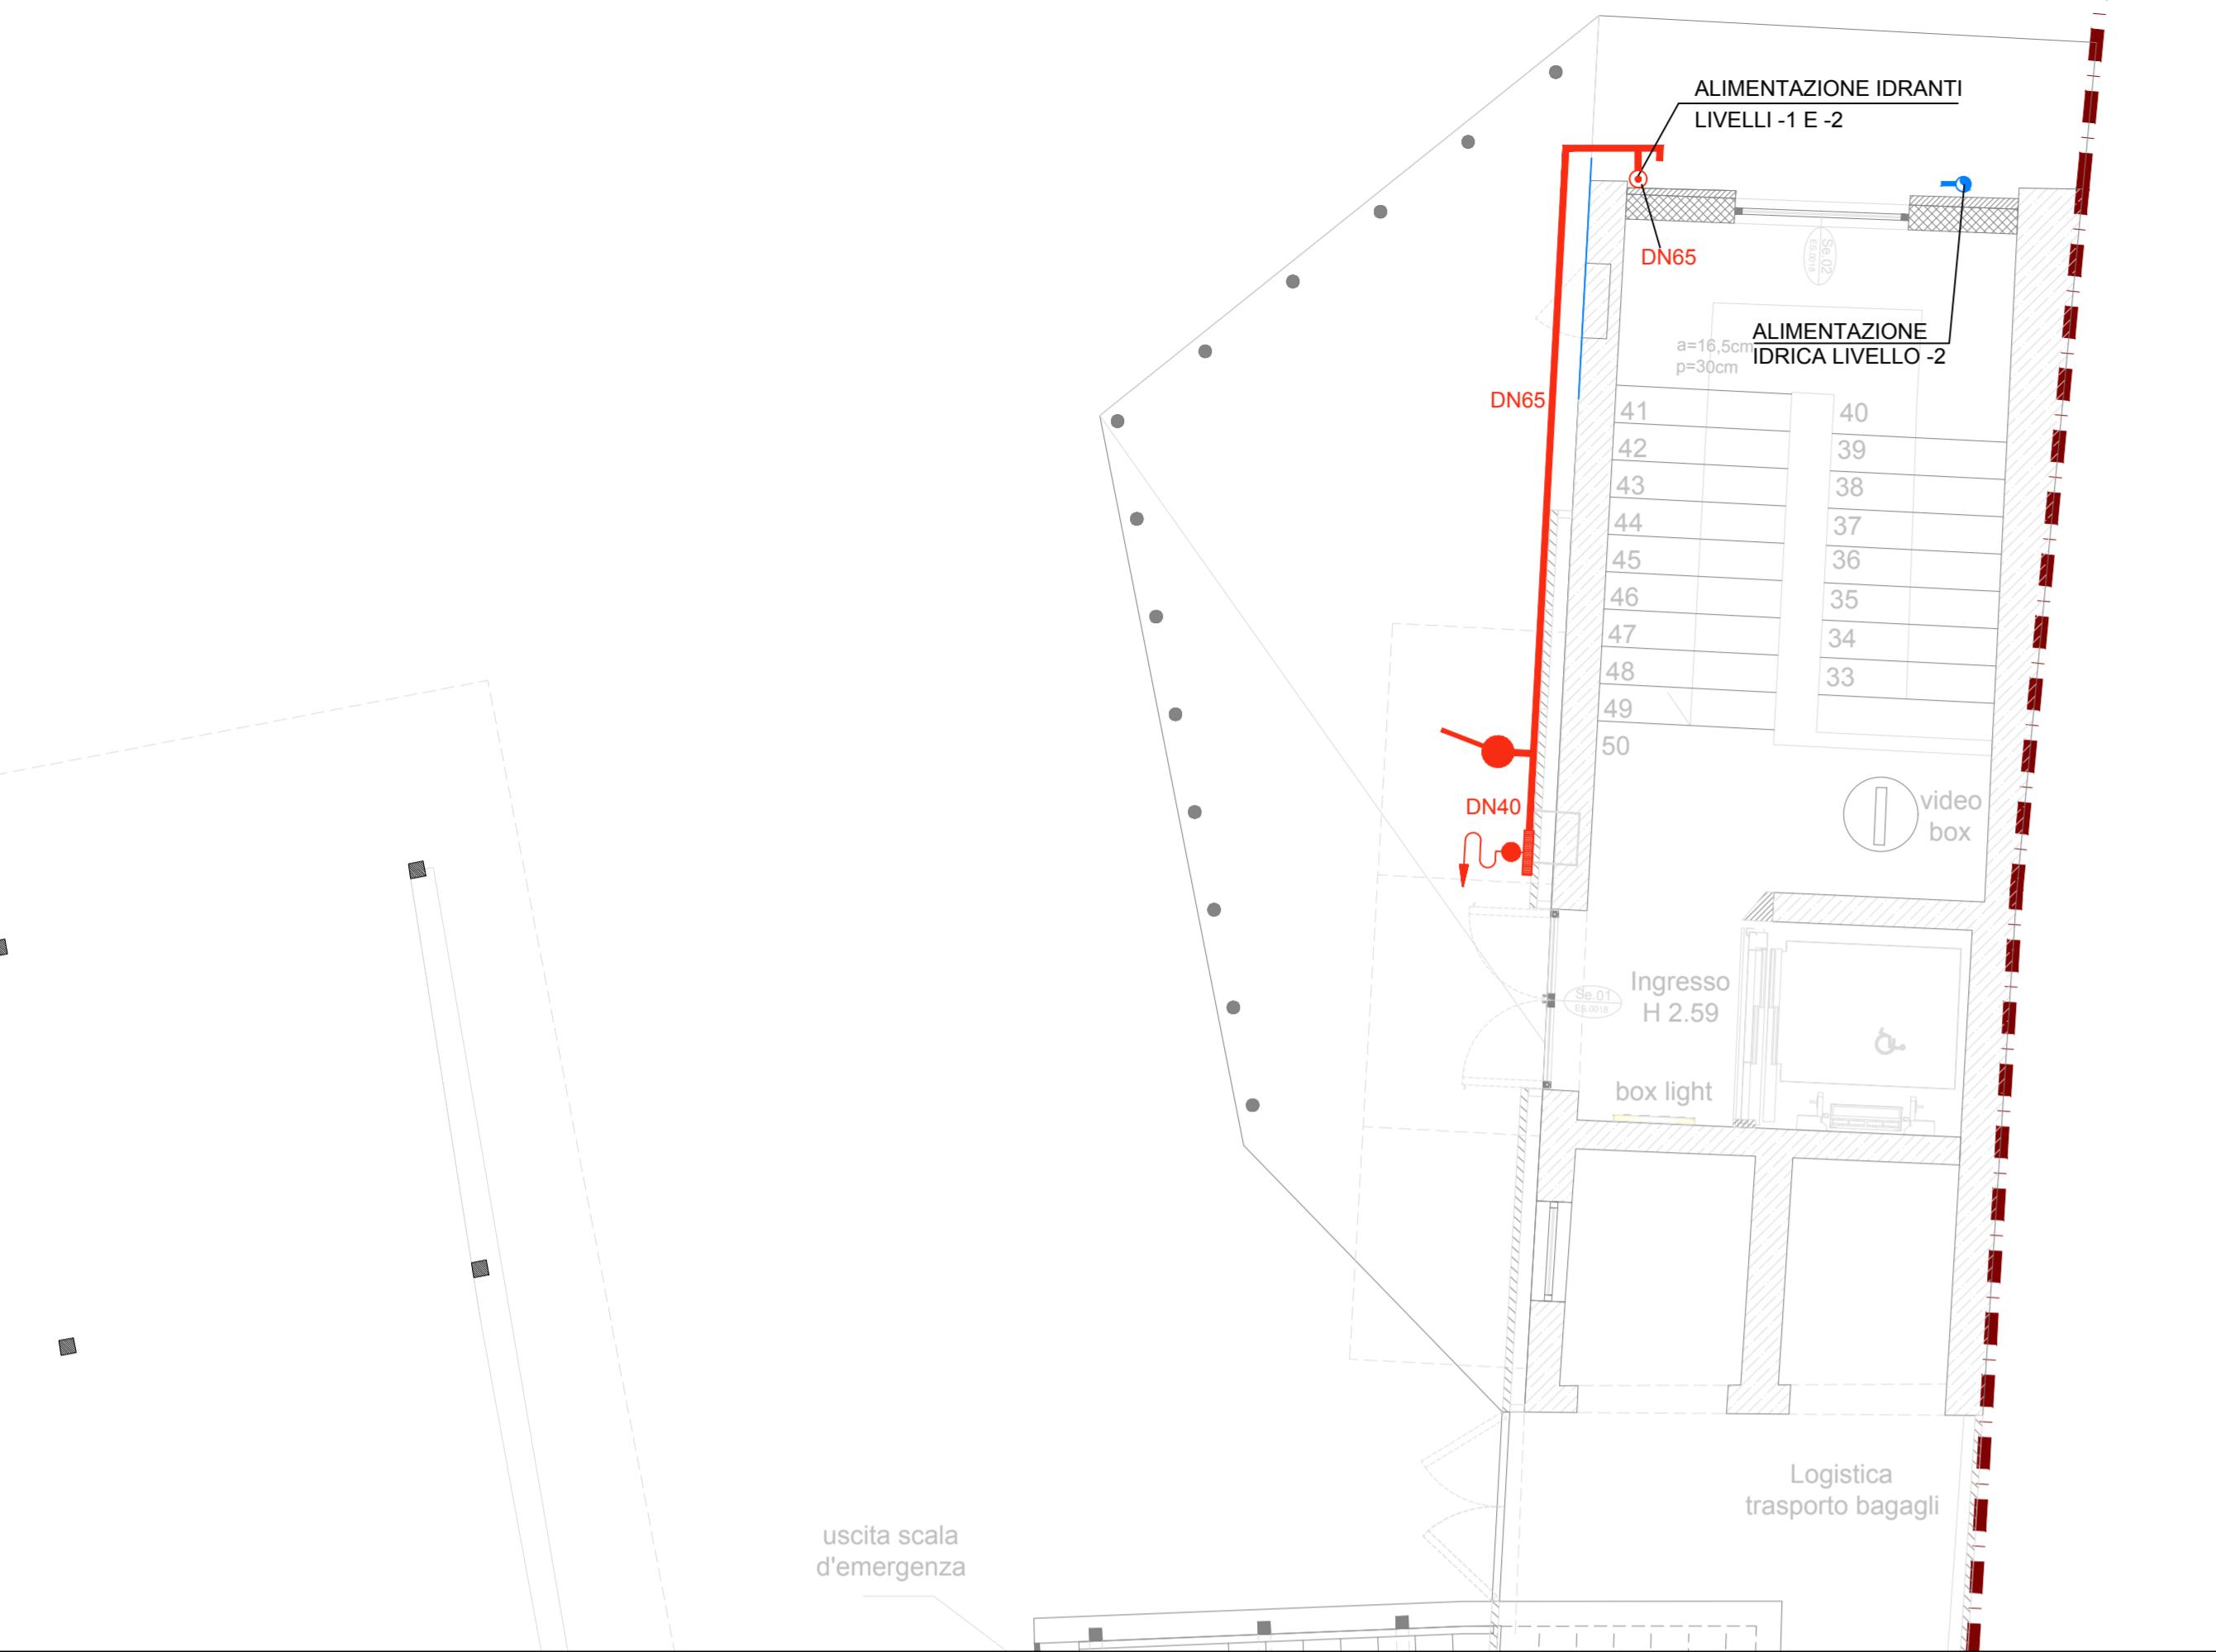


# PIANTA QUOTA LIVELLO -1

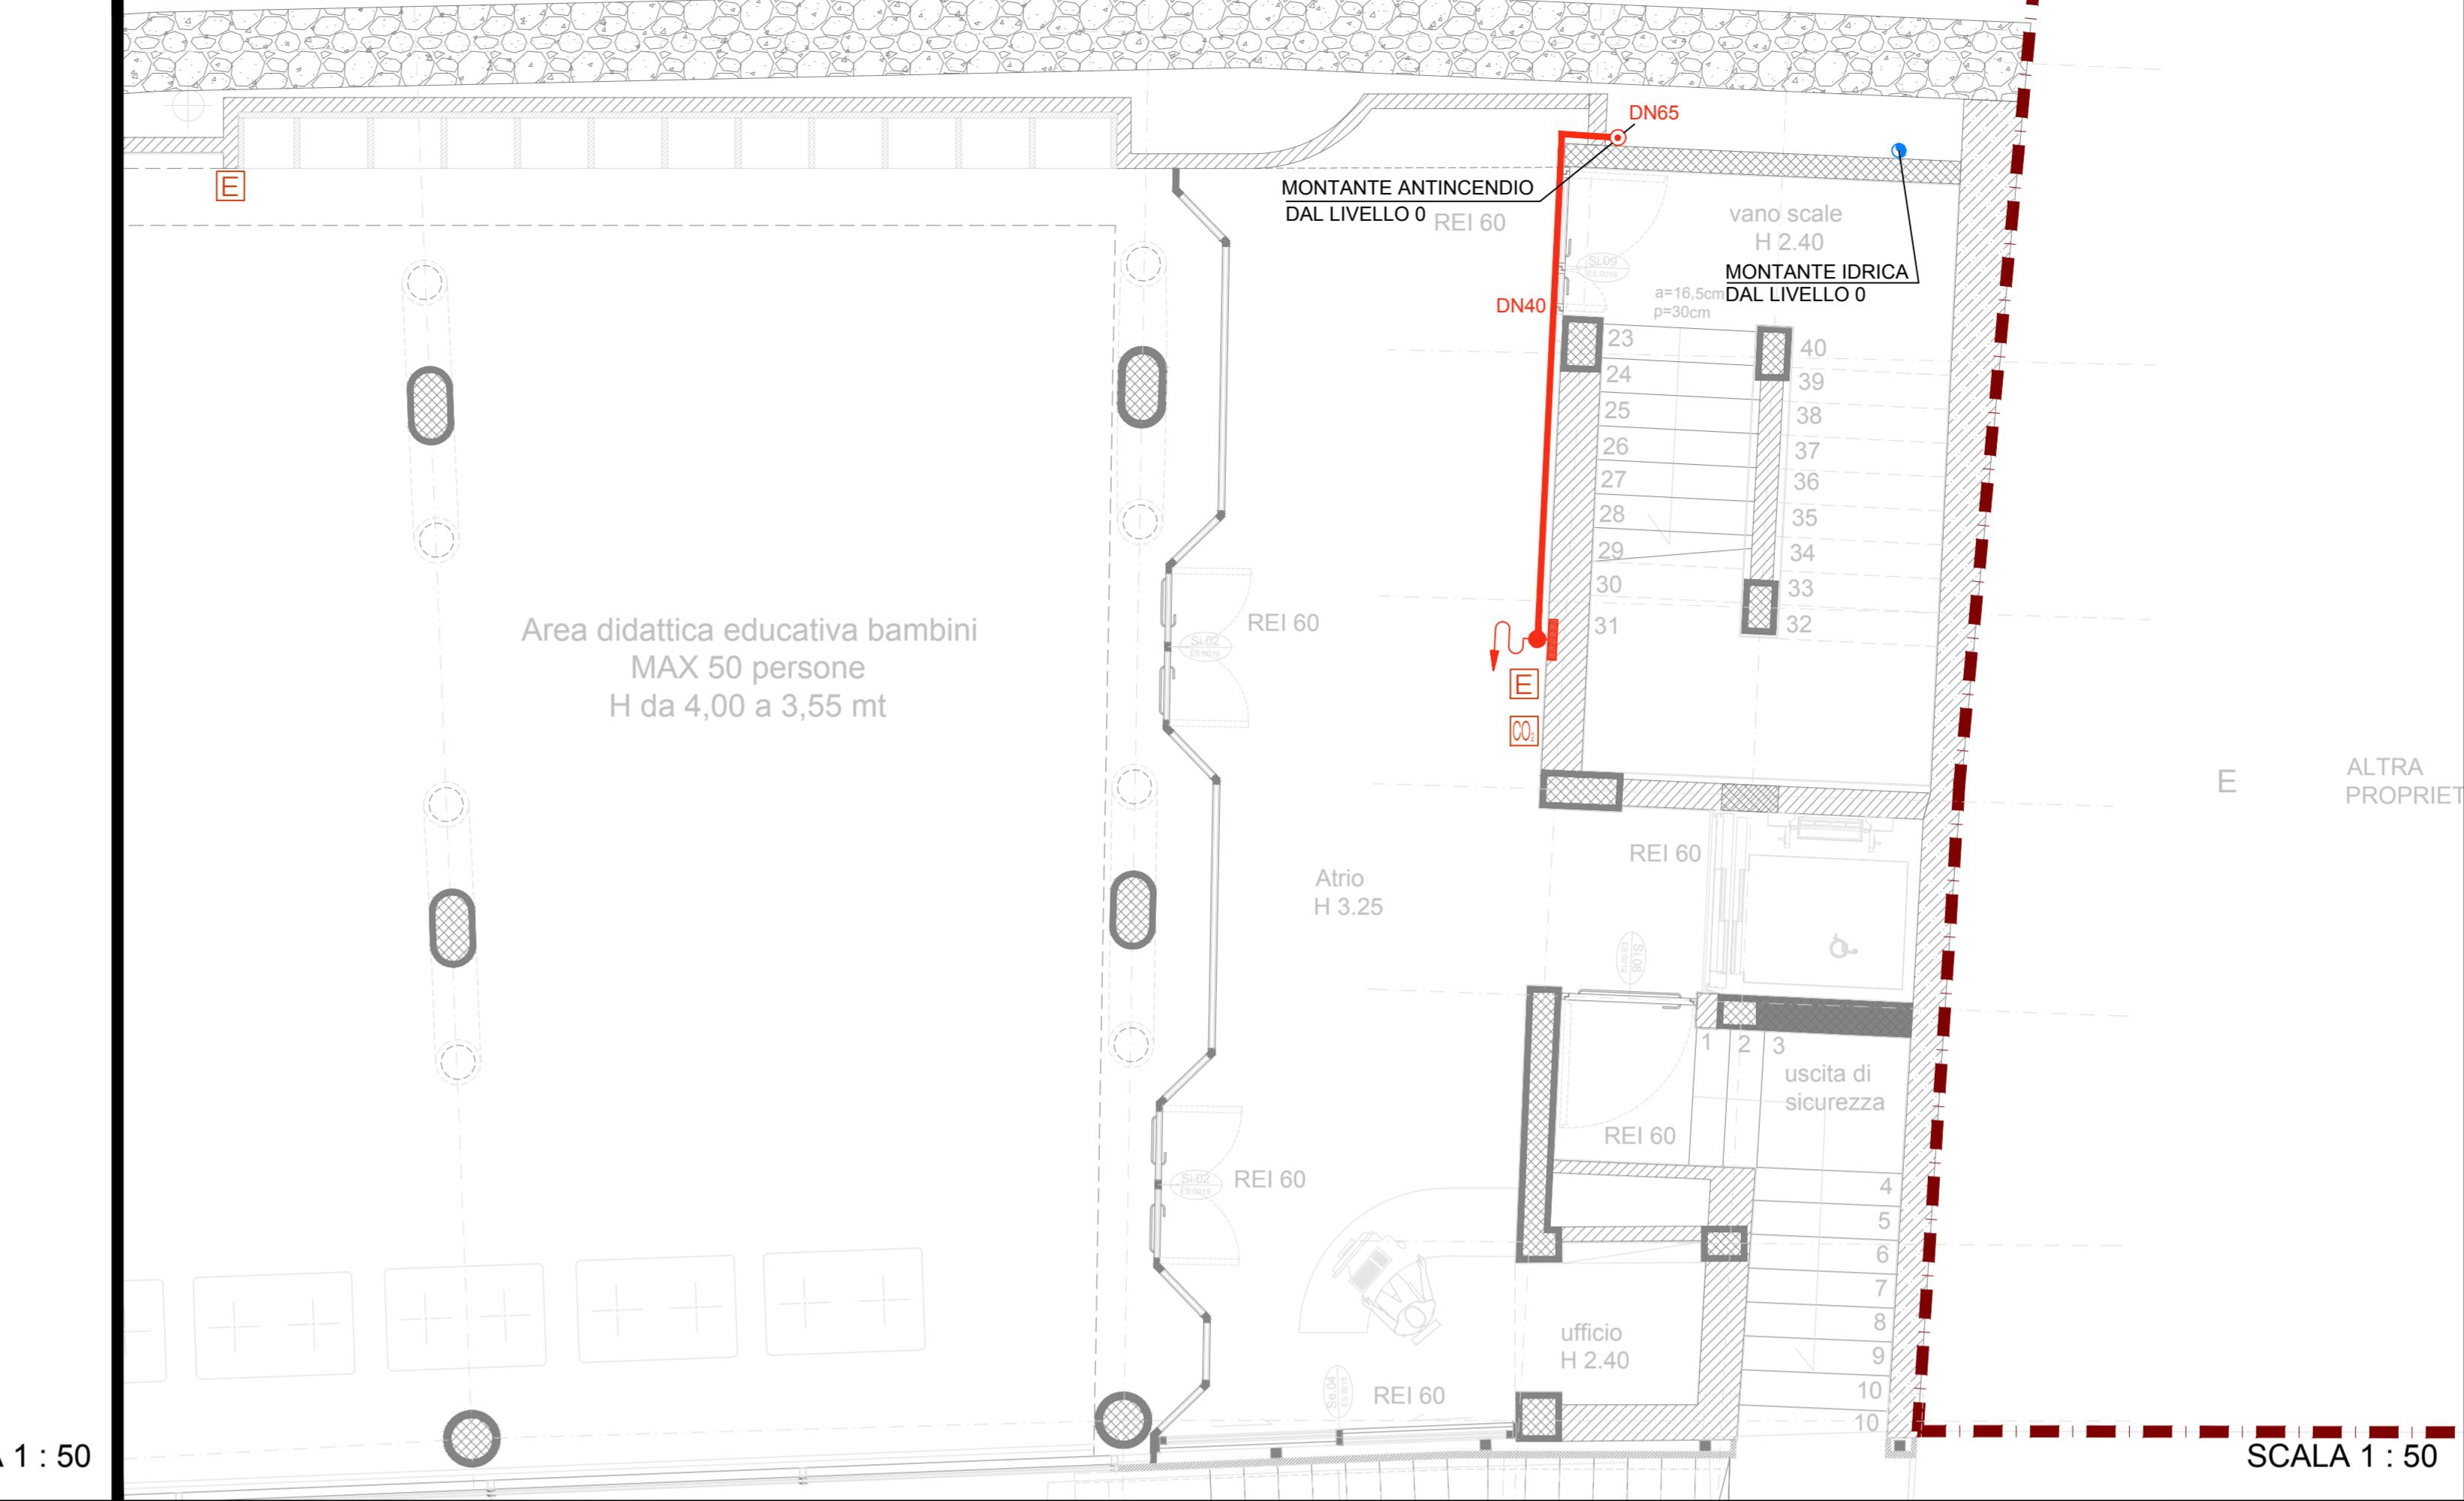

# ATTACCO PER AUTOPOMPA

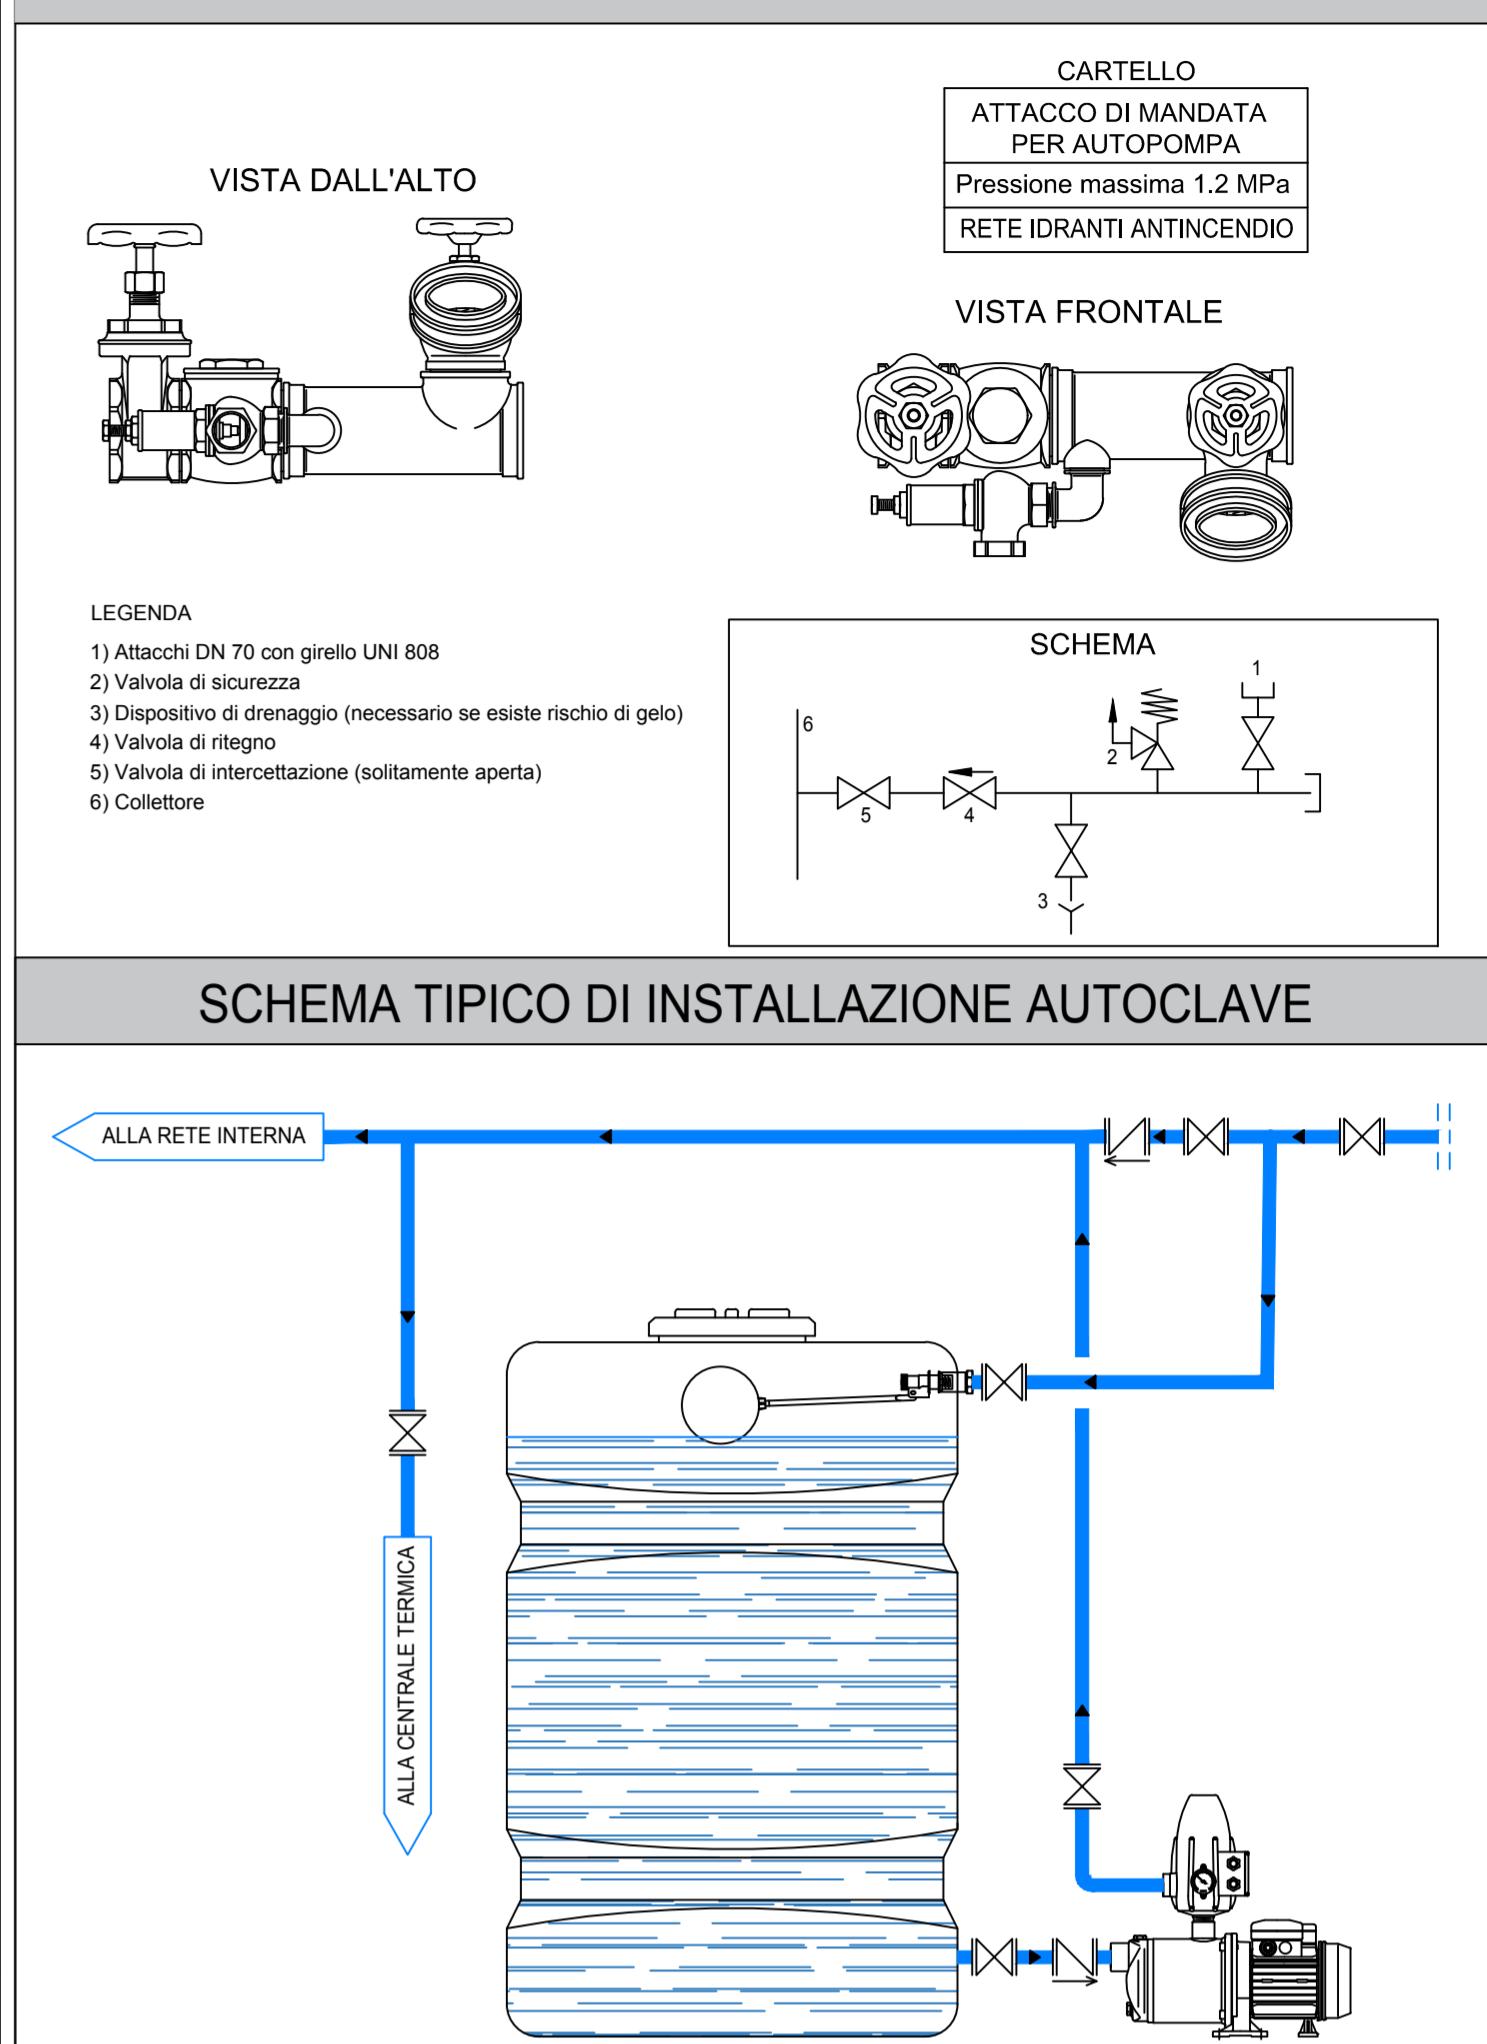

# PIANTA QUOTA LIVELLO -2

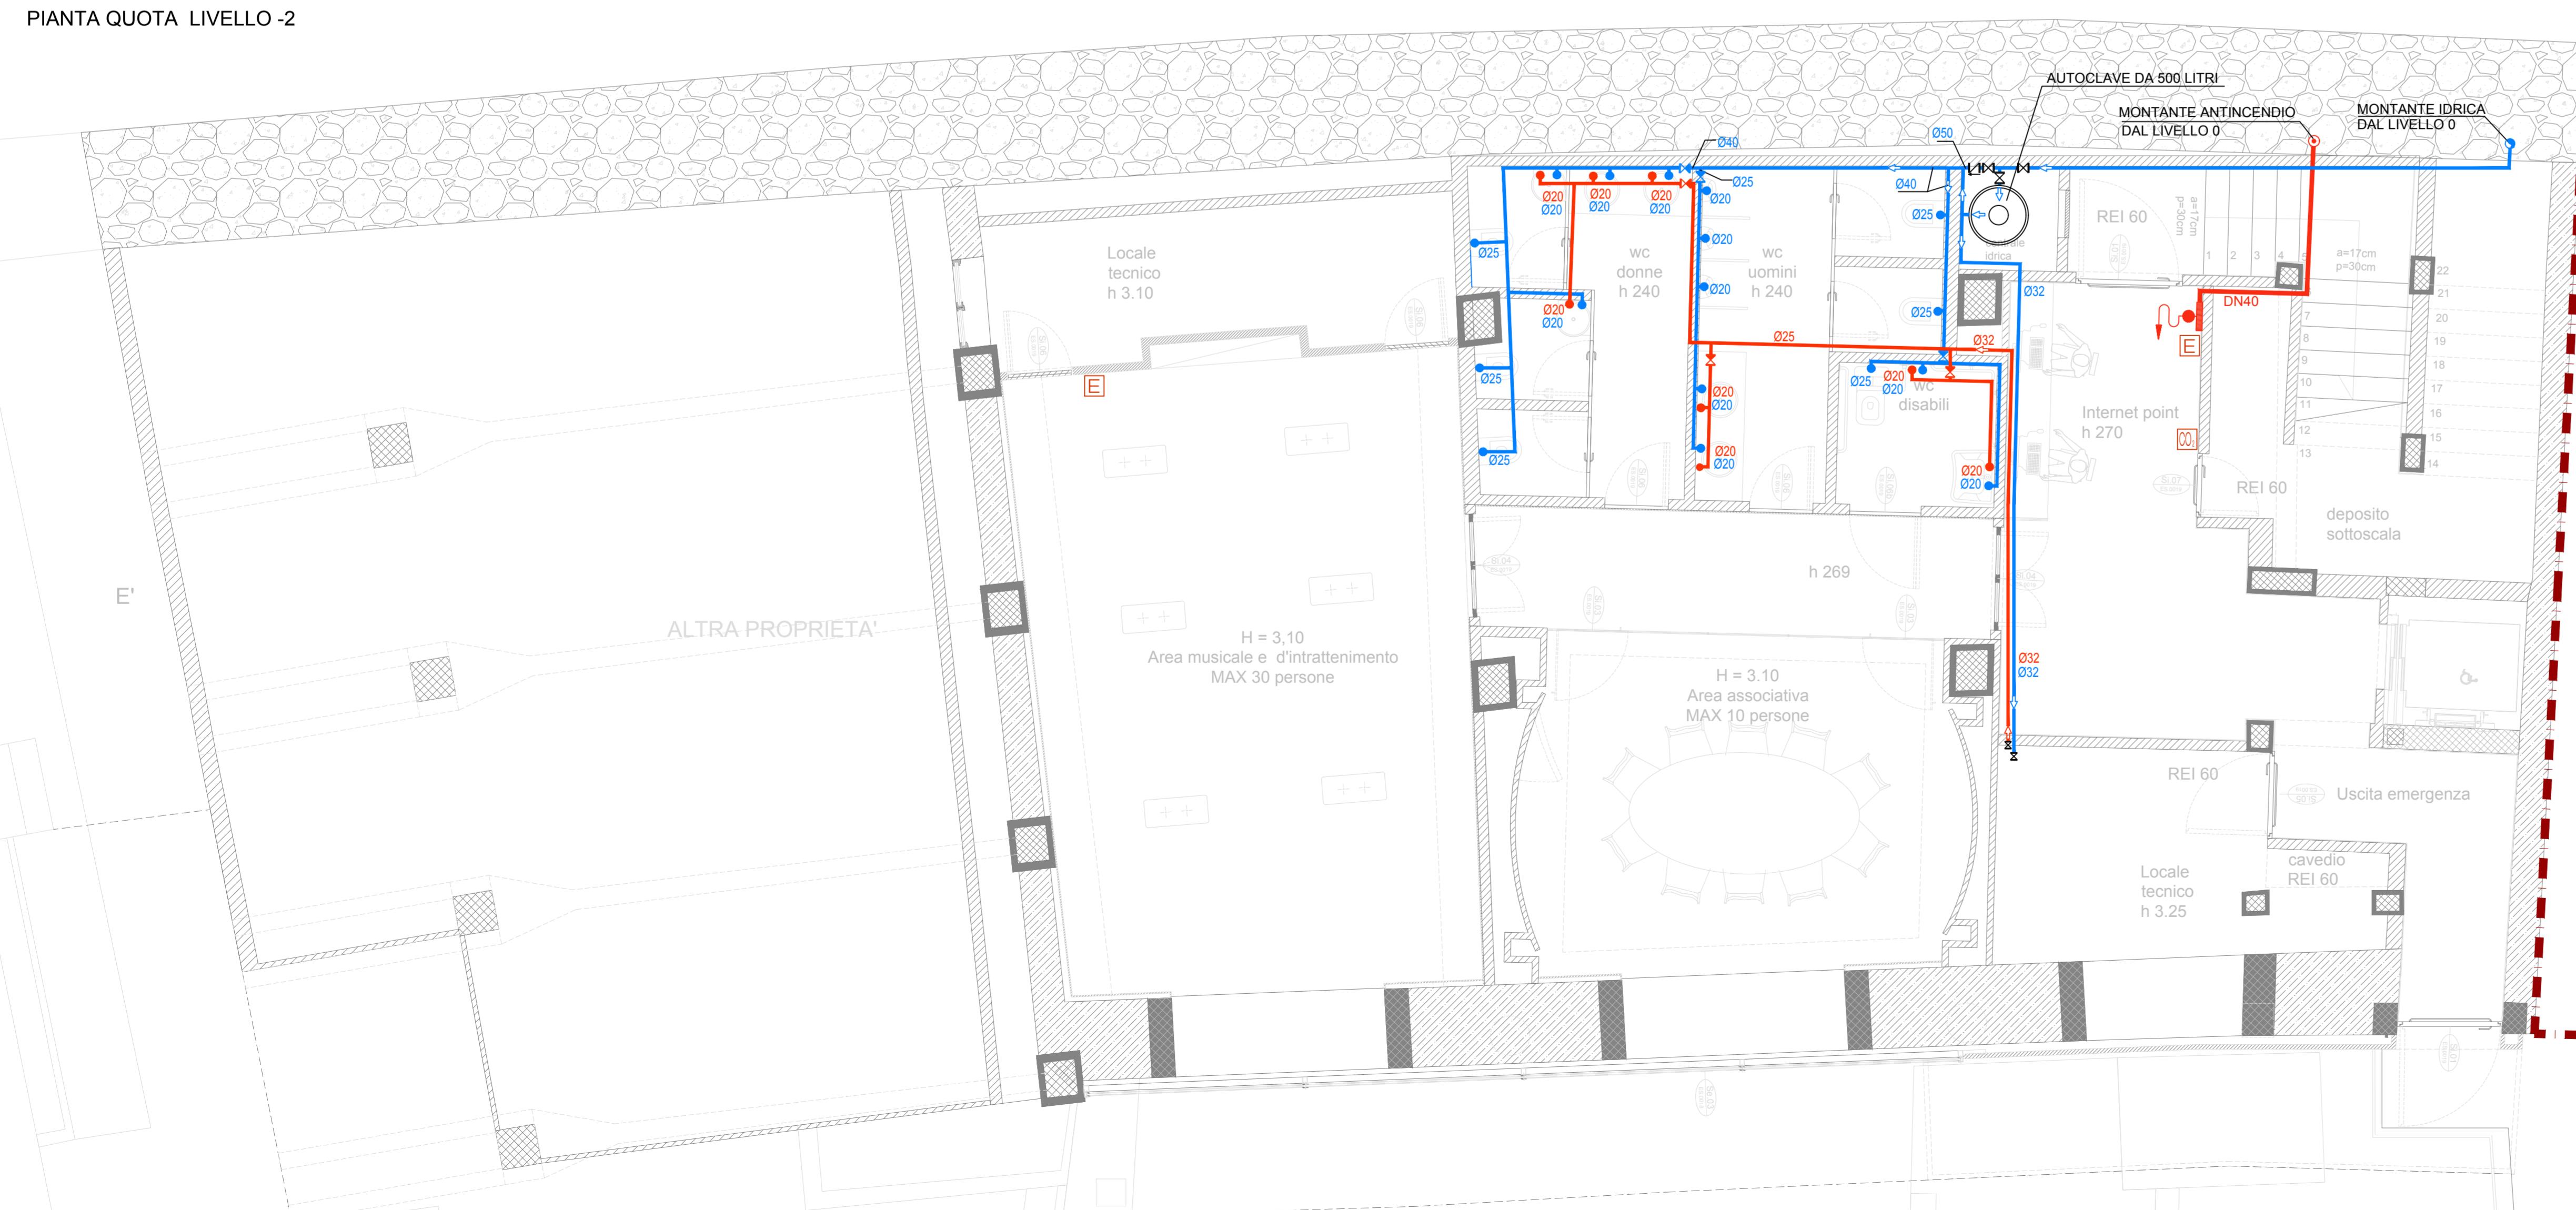

IMPIANTO IDRICO DI CARICO	
LEGENDA	
■	VALVOLA DI INTERCETTAZIONE
■	VALVOLA DI RITEGNO
●	MONTANTE IDRICA
—	TUBAZIONE IN POLIPROPILENE - ACQUA FREDDA
▲	RUBINETTO DI ARRESTO - ACQUA FREDDA
●	PUNTO DI ALLACCIO APPARECCHIO SANITARIO - ACQUA FREDDA
○	DN 20 DIAMETRO TUBAZIONE IN POLIPROPILENE - ACQUA FREDDA
—	TUBAZIONE IN POLIPROPILENE - ACQUA CALDA
■	RUBINETTO DI ARRESTO - ACQUA CALDA
●	PUNTO DI ALLACCIO APPARECCHIO SANITARIO - ACQUA CALDA
○	DN 20 DIAMETRO TUBAZIONE IN POLIPROPILENE - ACQUA CALDA

LE RETI INTERNE DI DISTRIBUZIONE DI ACQUA FREDDA E CALDA SARANNO REALIZZATE A VALLE DEI RUBINETTI DI ARRESTO UBICATI ALL'INTERNO DELLO STABILIMENTO, CON TUBAZIONI IN POLIPROPILENE INSTALLATE SOTTOTRACCIA A PARETE E/O A PAVIMENTO

IMPIANTO ANTINCENDIO	
LEGENDA	
■	CASSSETTA IDRANTE UNI 45
●	ATTACCO AUTOPOMPA UNI 70
○	MONTANTE ANTINCENDIO
—	TUBAZIONE IN ACCIAIO
■	ESTINTORE A POLVERE
○	ESTINTORE A CO <sub>2</sub>

# COMUNE DI CAPRI PIAZZA MARTIRI D'UNGHERIA



RIQUALIFICAZIONE ARCHITETTONICA DELL'EX MERCATINO COMUNALE CON NUOVA DESTINAZIONE D'USO A CENTRO POLIFUNZIONALE

## PROGETTO DI LIVELLO ESECUTIVO

I1	IMPIANTI MECCANICI
----	--------------------

6 - LIVELLI 0 -1 e -2 - IMPIANTI IDRICO SANITARI - RETI DI CARICO ED ANTINCENDIO

DATA : maggio 2017

PROGETTISTI:

Arch. Claudio Oscar Stabile

COLLABORATORI:

Arch. Riccardo Teo

Arch. Edoardo Montella

Arch. Maria Stabile

SCALA : 1 : 50

ITACA *associati s.r.l.*